







	ARMADIO RACK EVAC
	POSTAZIONE MICROFONICA
	PULSANTE ATTIVAZIONE EVAC
	DIFFUSORE ACUSTICO IMPIANTO EVAC - LINEA 1
	DIFFUSORE ACUSTICO IMPIANTO EVAC BIDIREZIONALE - LINEA 2
	DIFFUSORE ACUSTICO IMPIANTO EVAC - LINEA 3
	DIFFUSORE ACUSTICO IMPIANTO EVAC - LINEA 4
	DIFFUSORE ACUSTICO IMPIANTO EVAC BIDIREZIONALE - LINEA 5

COMMITTENTE:

COMUNE DI SAN CASCIANO IN VAL DI PESA

OPERA:
 Realizzazione impianto EVAC per adeguamento alla normativa antincendio e interventi di relamping nella scuola secondaria di primo grado I. Nievo


OGGETTO:
PROGETTO DEFINITIVO - ESECUTIVO IMPIANTO EVAC

PROGETTO:
Ing. Lorenzo Brunetti
 Via della Fedezza, 1 - 50129 FIRENZE
 Tel.: 055238702 - Fax: 055928029
 e-mail: lorenzobruneetti@gmail.com

Planimetria:
Disposizione Diffusori Piano Terra (quota 5,12)

Data: LUGLIO 2019
 File:
 Scala: 1:100
 Tavola: **IS05**

QUESTA SCRITTURA SOTTOSCRITTA DAL PROGETTISTA HA SCOPO INFORMATIVO E NON HA EFFETTI GIURIDICI. IL PROGETTISTA NON SI RISPONDE PER CONSEGUENZE DERIVANTI DA UN'USUA CONSULTAZIONE IN TERZI PERSONE (ACQUISIZIONE DI UNO DEI SERVIZI).

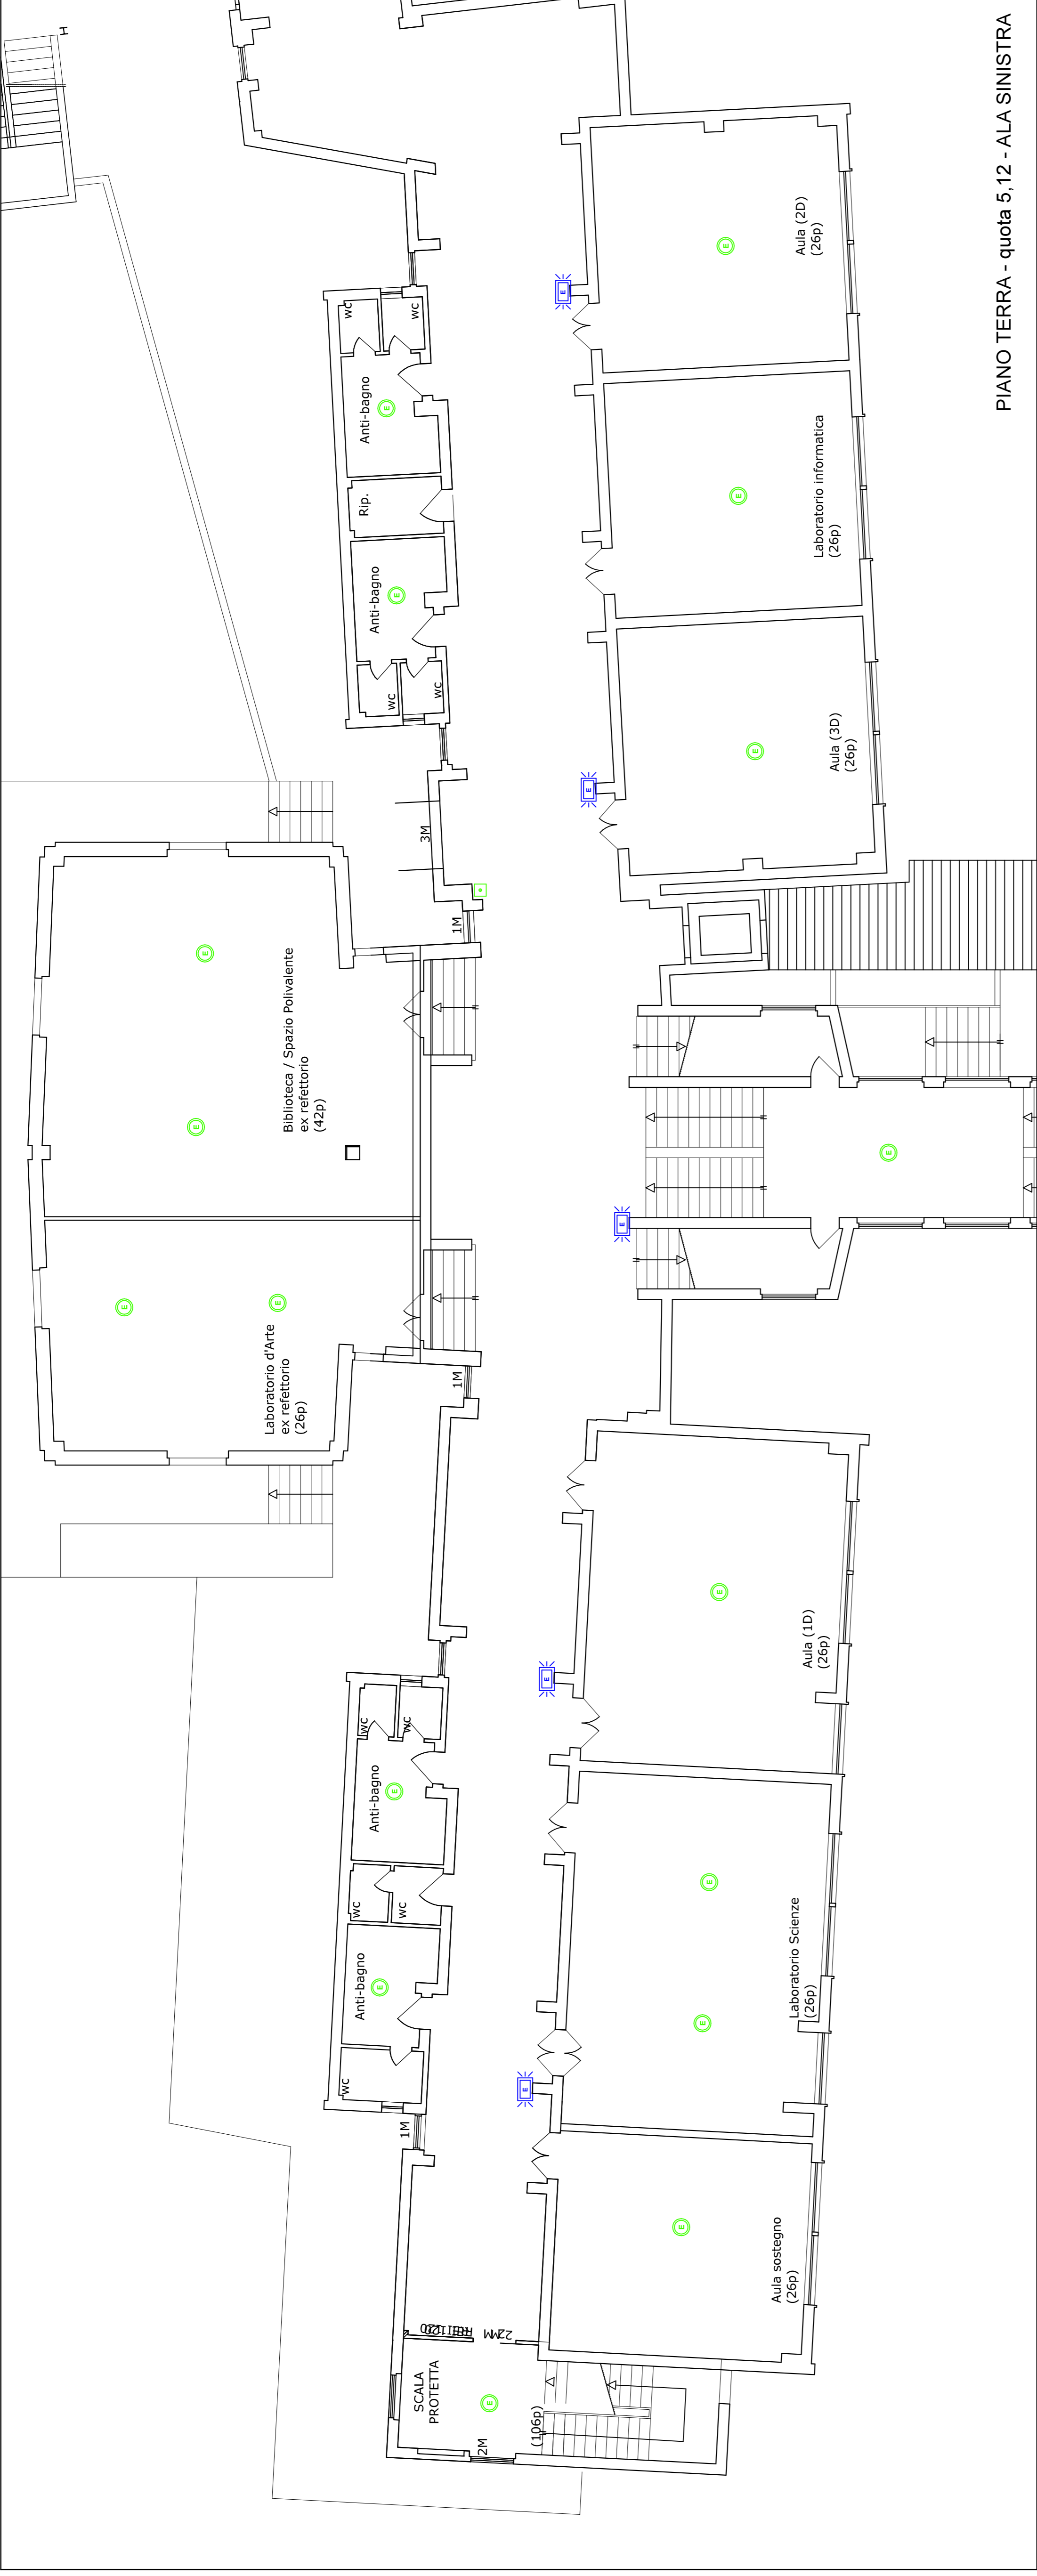

PIANO TERRA - quota 5,12 - ALA SINISTRA



PIANO TERRA - quota 5,12 - ALA DESTRA

