

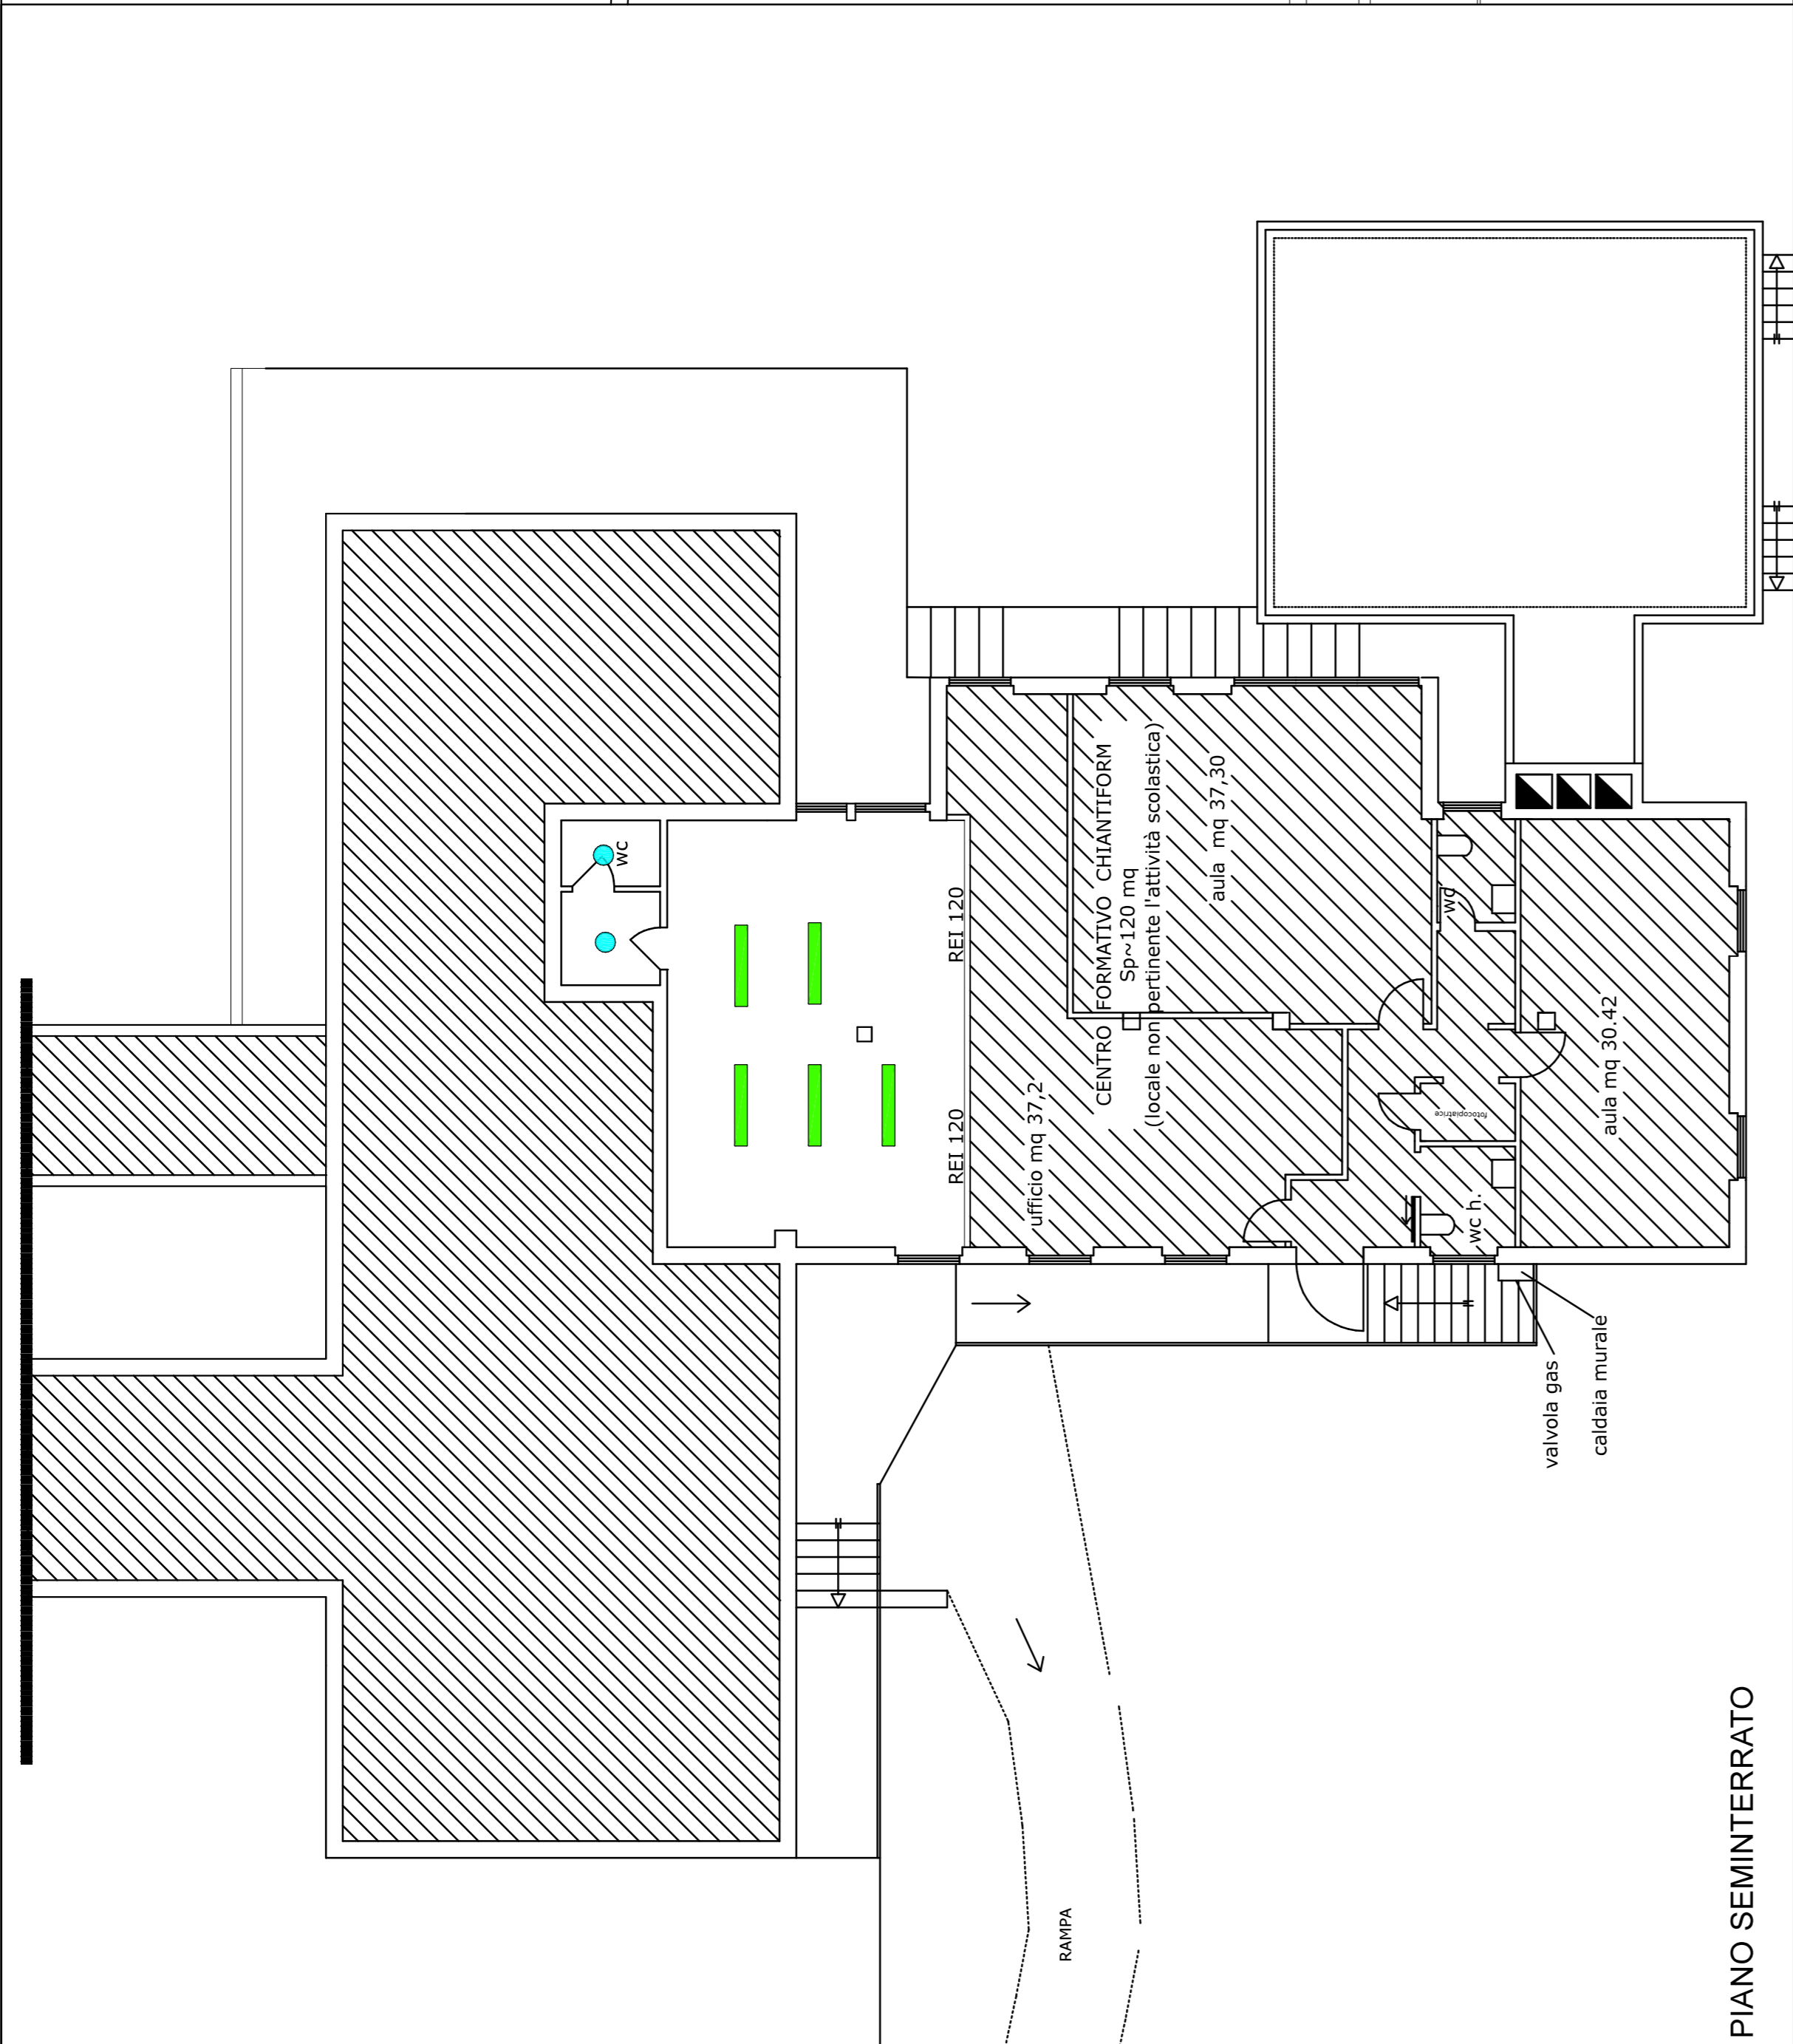
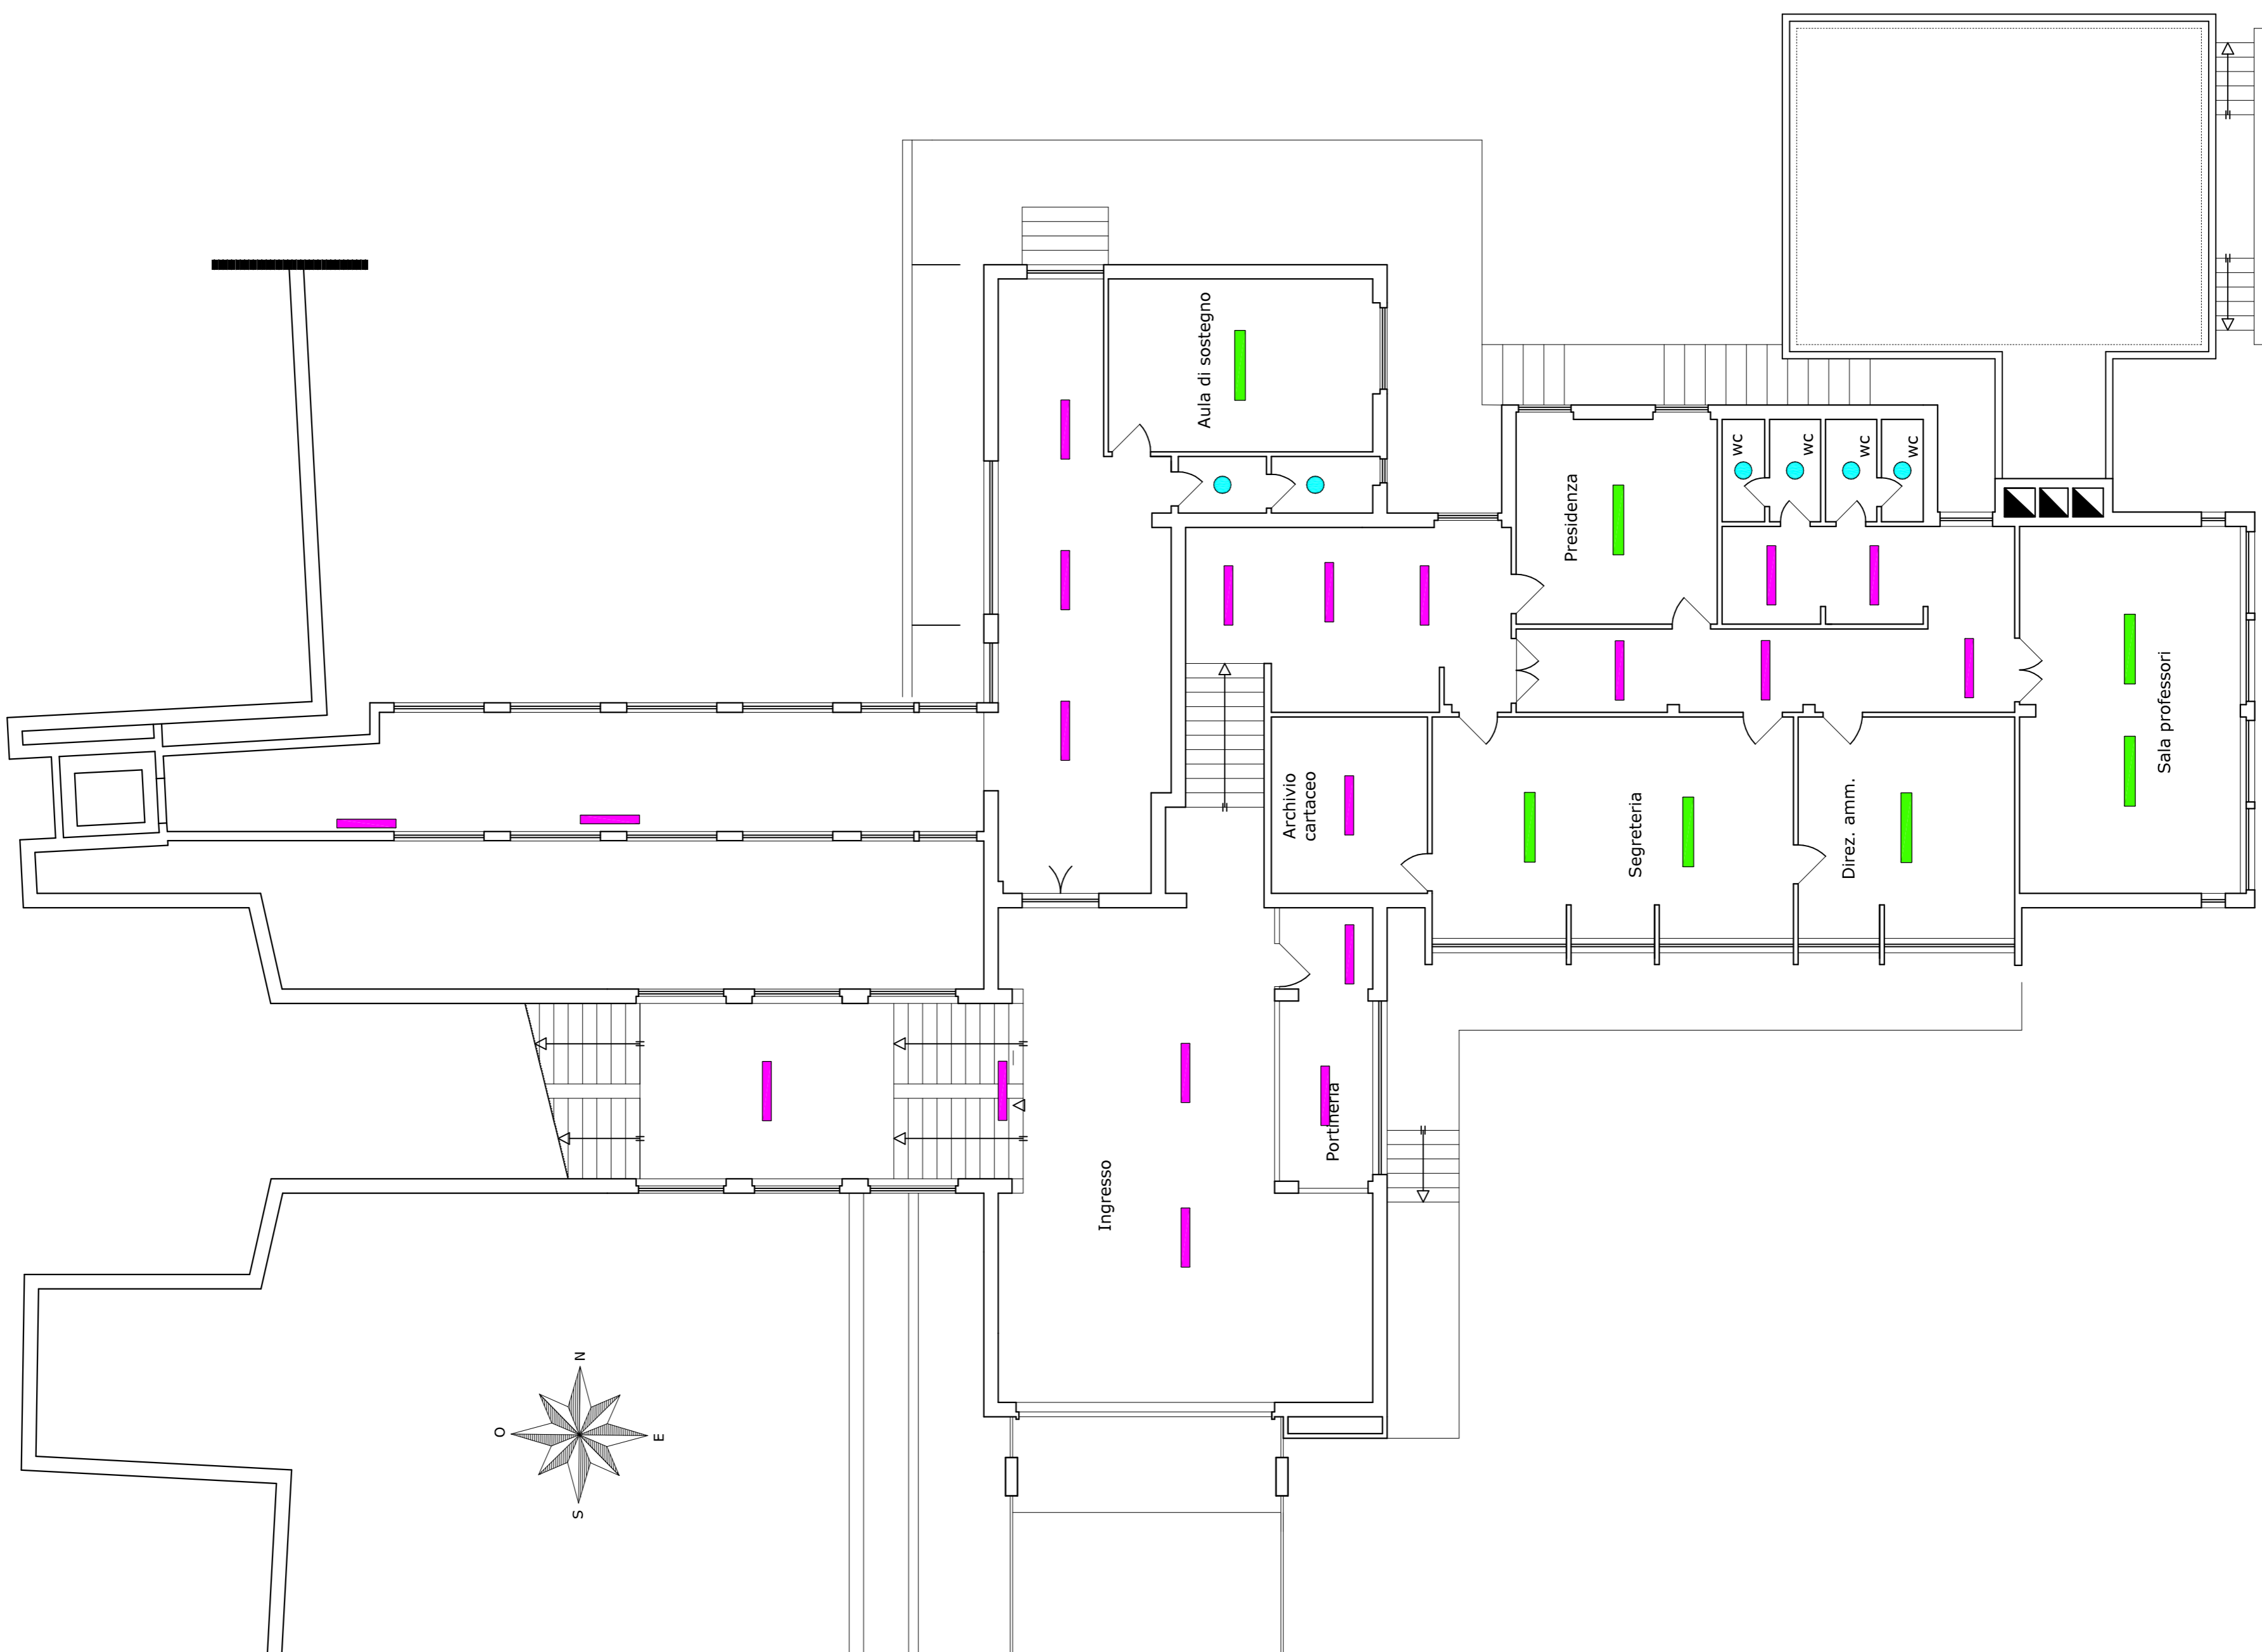
	APPARECCHIO TIPO THORN IQ SURF LAMPADINE EQUIVALENTE
	APPARECCHIO TIPO THORN PRISMA LED-4400-840 HF FR L1200 O EQUIVALENTE
	APPARECCHIO TIPO LUN POLICARBONATO IPS5



PIANO SEMINTERRATO

COMMITTENTE:  
  
COMUNE DI  
SAN CASCIANO  
IN VAL DI PESA

OPERA:  
Realizzazione impianto EVAC per adeguamento alla normativa antincendio e interventi di relamping nella scuola secondaria di primo grado I. Nievo

OGGETTO:  
PROGETTO  
DEFINITIVO - ESECUTIVO  
RELAMPING

PROGETTO:  
Ing. Lorenzo Brunetti  
Via della Fortezza, 1 - 50129 FIRENZE  
Tel.: 0552338702 - Fax: 0559202929  
e-mail: lorenzobrunetti@gmail.com

Planimetria:  
Disposizione Apparacchi Illuminazione  
Piano Seminterrato (Livello -1)  
Piano Terra (quota 0,00)

Data: LUGLIO 2019  
File:  
Scala: 1:100  
Tavola: IS07