



	APPARECCHIO TIPO THORN IQ SURF LED 4000K 40 W 0 EQUIVALENTE
	APPARECCHIO TIPO THORN PRISMA LED4000-840 HF FR L1200 O EQUIVALENTE
	APPARECCHIO TIPO THORN LED IN POLICARBONATO IP55



PIANO TERRA - quota 5,12 - ALA SINISTRA



PIANO TERRA - quota 5,12 - ALA DESTRA

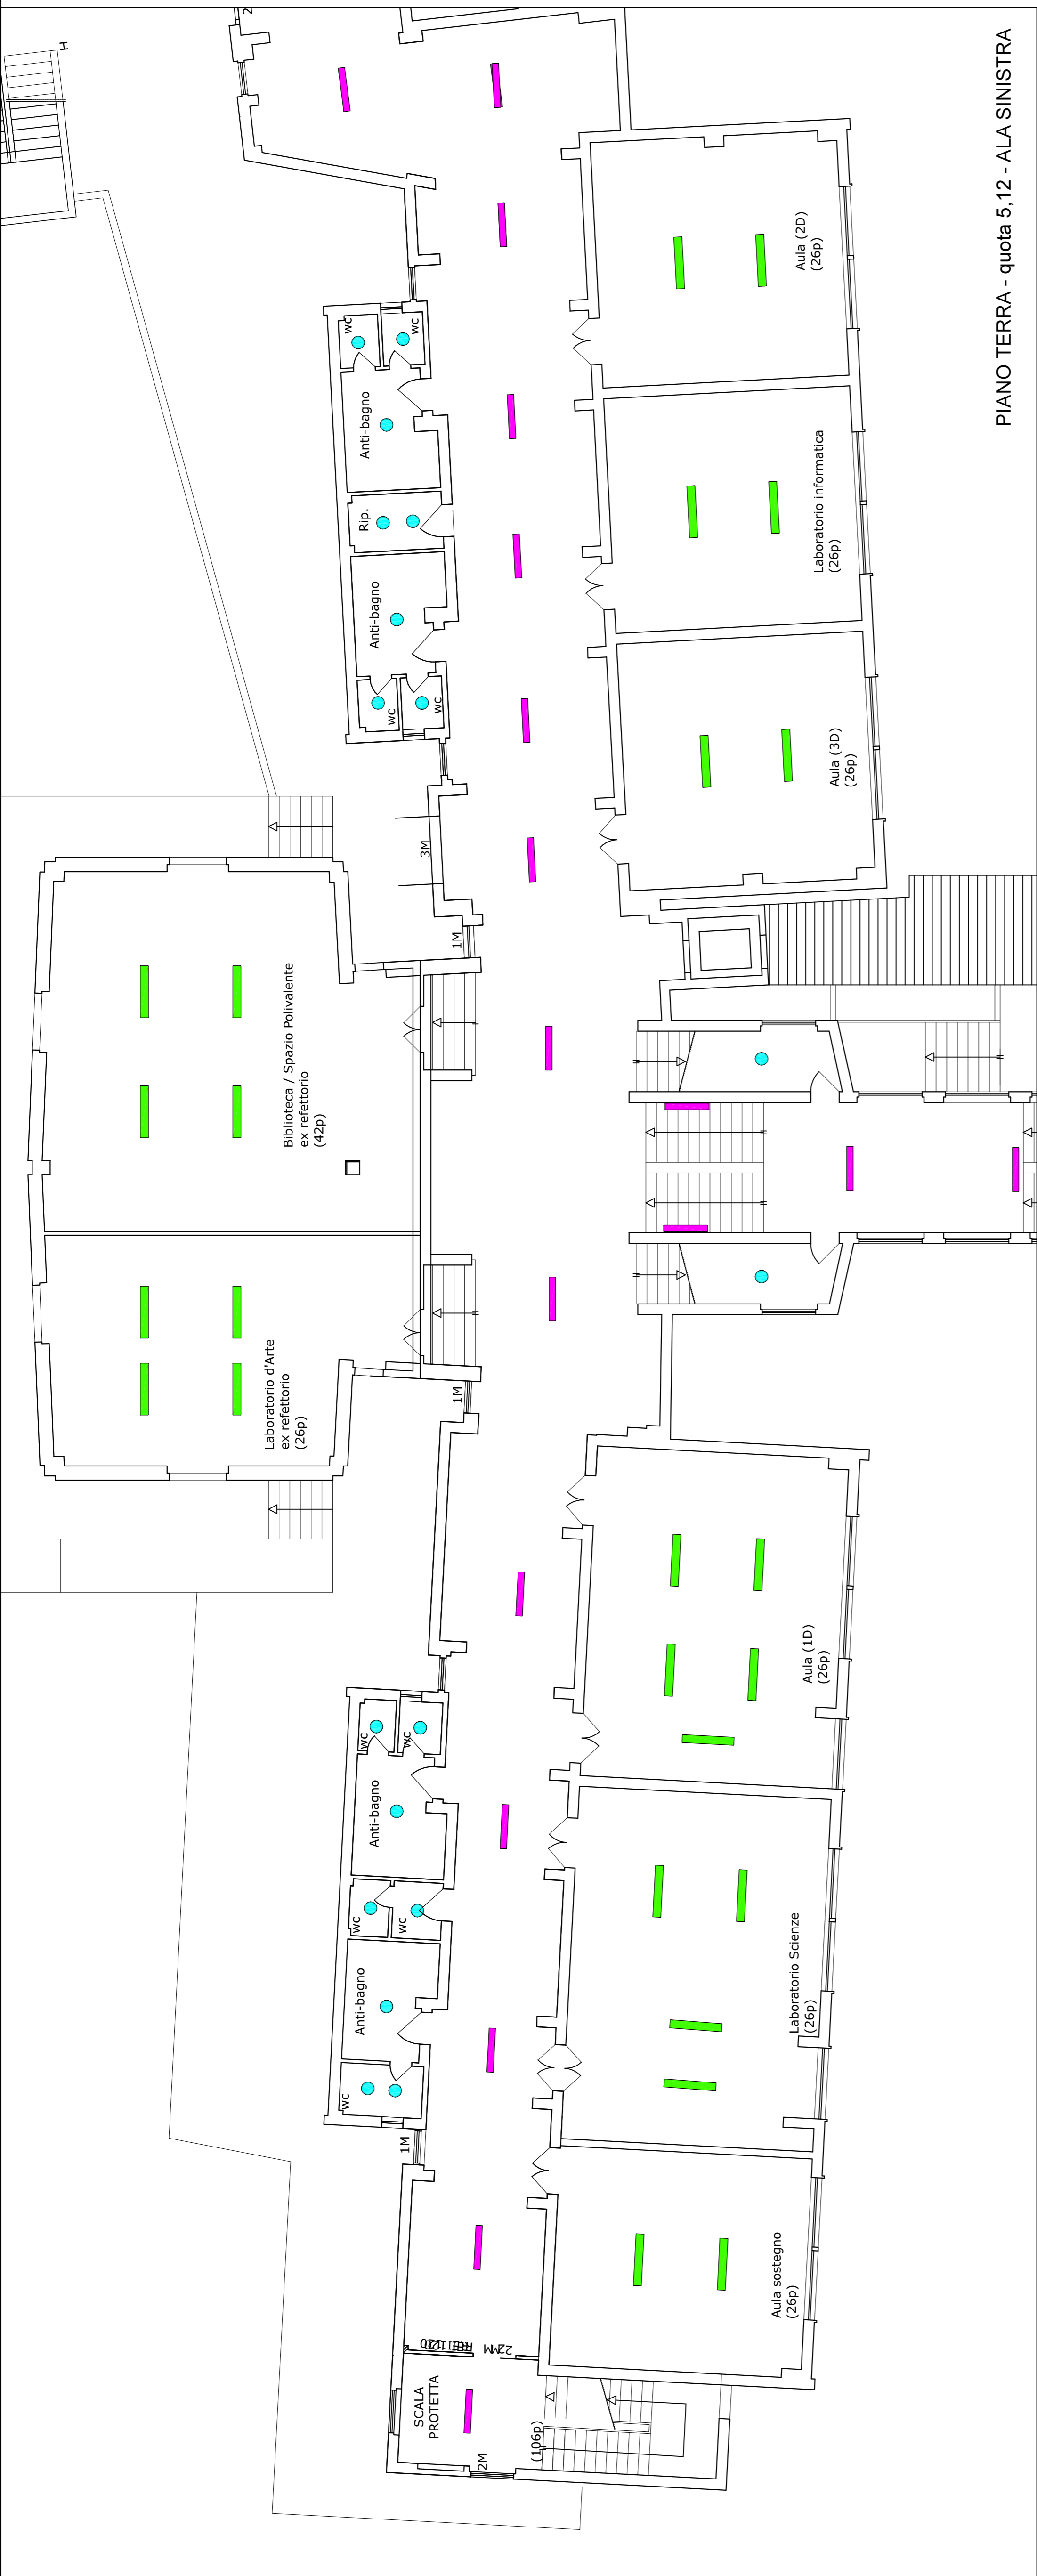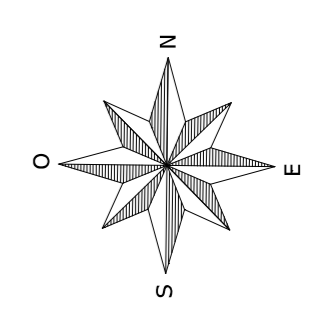

COMMITTENTE:

COMUNE DI
SAN CASCIANO
IN VAL DI PESA

OPERA:
Realizzazione impianto EVAC per adeguamento alla normativa antincendio e interventi di relamping nella scuola secondaria di primo grado I. Nievo

OGGETTO:
PROGETTO
DEFINITIVO - ESECUTIVO
RELAMPING

PROGETTO:
Ing. Lorenzo Brunetti
Via della Fortezza, 1 - 50129 FIRENZE
Tel.: 055238702 - Fax: 055928029
e-mail: lorenzobrunetti@gmail.com

Planimetria:
Disposizione Apparecchi Illuminazione
Piano Terra (quota 5,12)

Data: LUGLIO 2019
File:
Scala: 1:100
Tavola: IS08

QUESTA SCHEMA COSTITUISCE PARTE INTEGRANTE DEL PRODOTTO. È PROIBITO REPRODURRE, COPIARE, RIFOTOCOPIARE, COMUNICARE IN TERZI PERSONE, MODIFICARE IL CONTENUTO.